


LEGENDA

	LOCALE CON COMPARTIMENTAZIONE REI 120
	PORTA RESISTENTE AL FUOCO PER 60 MINUTI
	PORTA RESISTENTE AL FUOCO PER 30 MINUTI
	PORTA DOTATA DI MANIGLIE ANTIPANICO
	PORTA DOTATA DI MANIGLIE ANTIPANICO
	PORTA DOTATA DI MANIGLIE ANTIPANICO
	APPARATI DI SEGNALAMENTO AUTOMATICO TIPO SPINNELER - A GAS INVEREC 1200
	MASERO SU ONI 25 UNI 6711
	ATTACCO PER AUTOPRIMA
	TUBAZIONE RETE ANTINCENDIO
	Q.E.S. QUADRO ELETTRICO GENERALE
	Q.E.F. QUADRO ELETTRICO DI PIANO

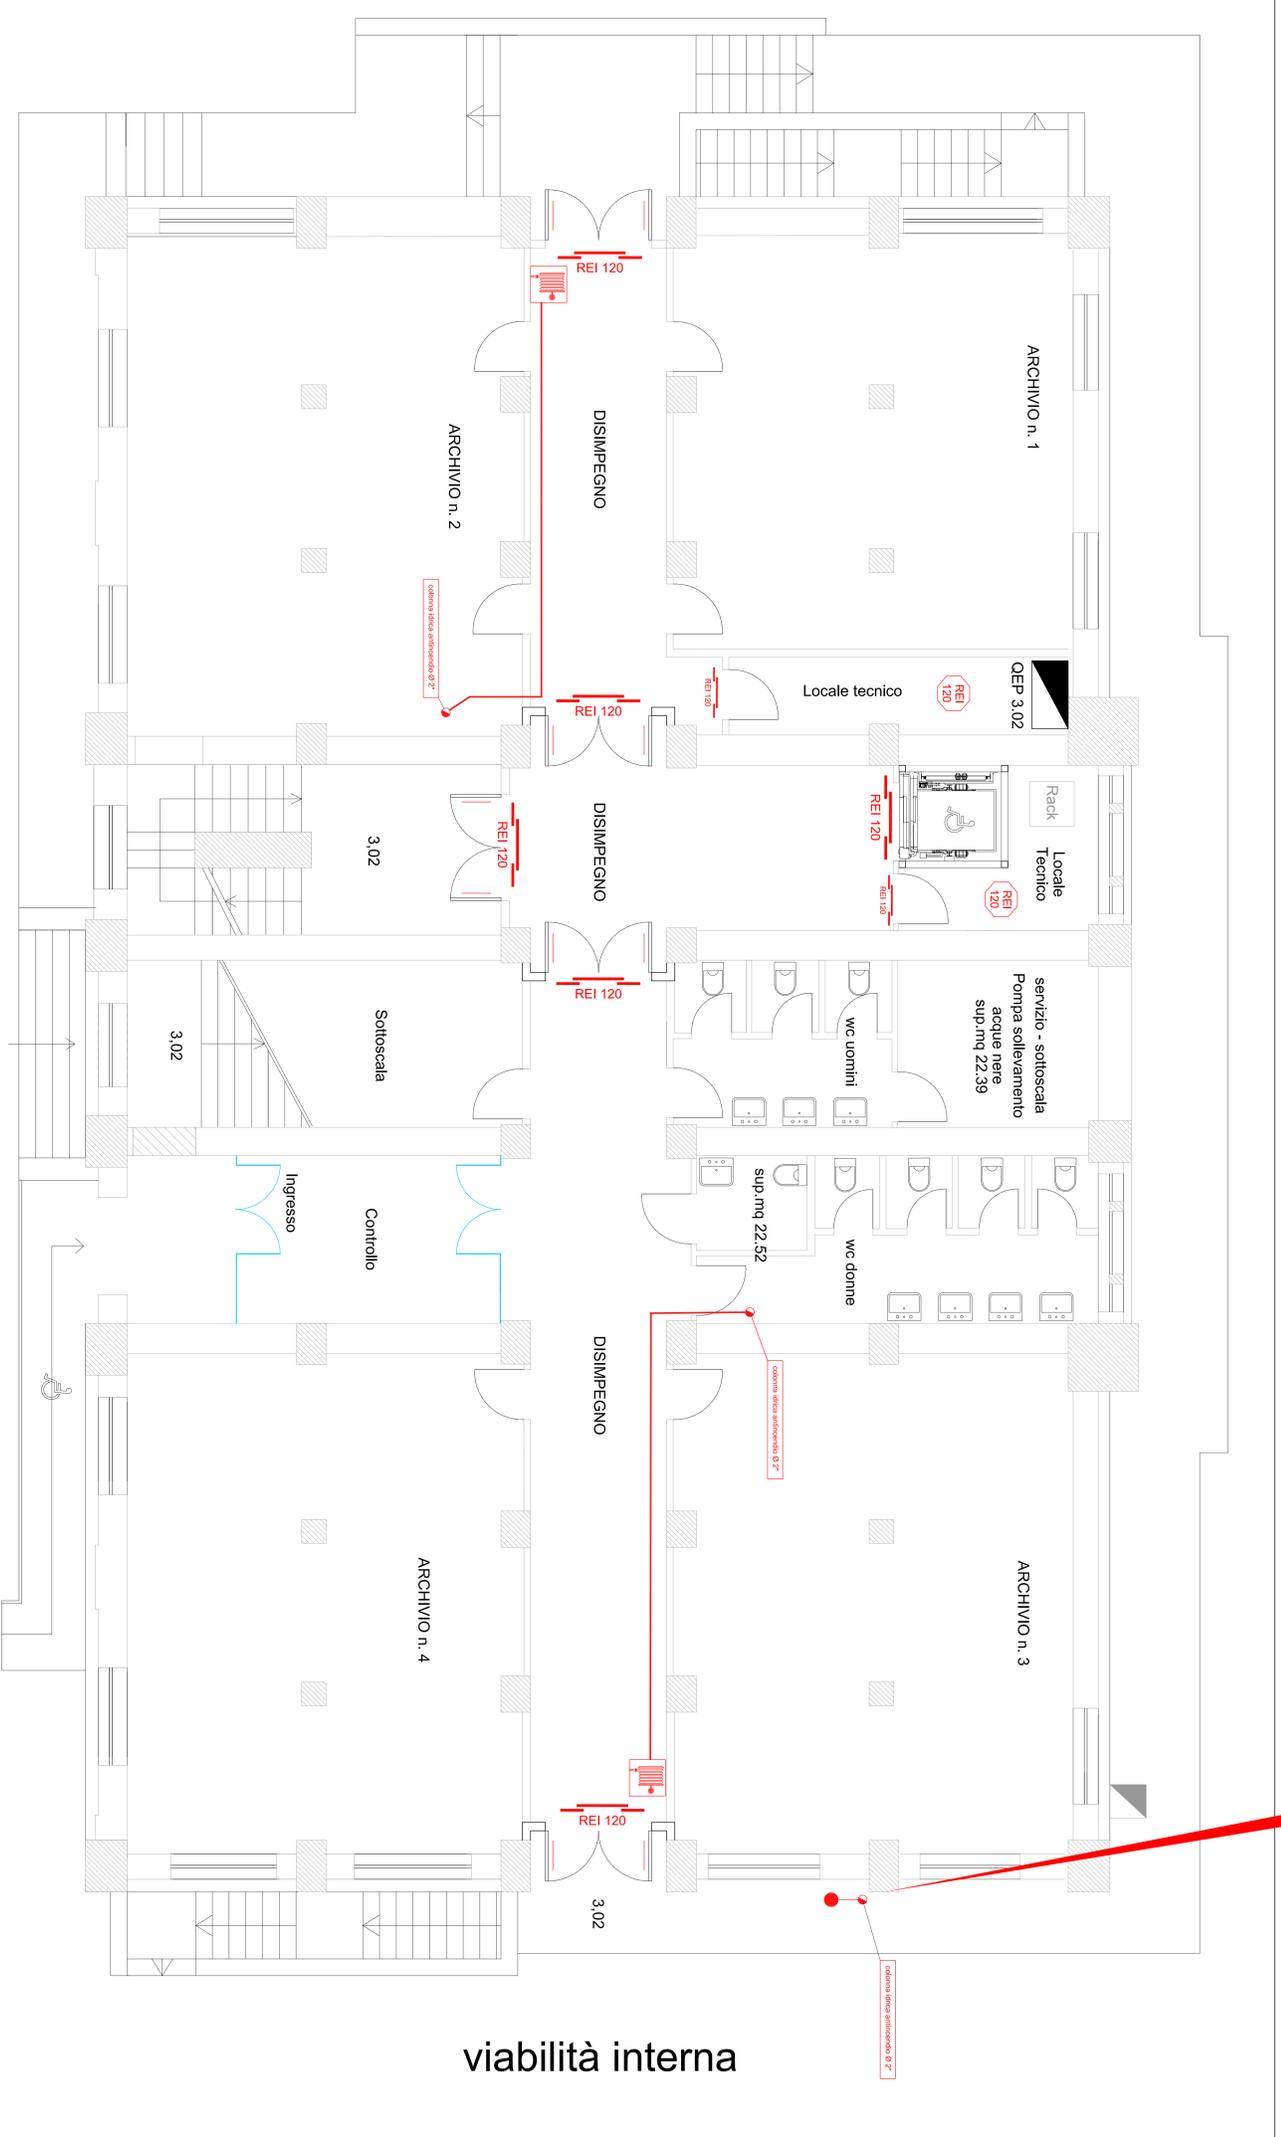

PIANTA A QUOTA 3.02

Regione Siciliana
Dipartimento dei Beni Culturali e dell'Architettura
Soprintendenza per i Beni Culturali ed Ambientali
MESSINA

Università degli Studi
MESSINA
Area Servizi Tecnici

**RISANAMENTO CONSERVATIVO, CONSOLIDAMENTO STRUTTURALE E
ADDETTAMENTO FUNZIONALE DELLA BIBLIOTECA REGIONALE
UNIVERSITARIA "GIACOMO LONGO" DI MESSINA**
PROGETTO ESECUTIVO

Programma lotto 2012

Progetto Architettonico
Arch. Maria Vinci
Ing. Salvatore Squeo
Arch. Enrico Zaccaro
Geom. Vincenzo Reale
Ing. Roberto Mazzillo

Il Responsabile del Proseguimento
Arch. Salvatore Squeo

Progetto Strutture e Impianti
Ing. Silvio Laquani
Ing. Giovanni Lupo
Collaboratori:
Geom. Nunzio Crisafì

IL RESPONSABILE PER LA SPEDIZIONE
Arch. Roberto G. Serrano

IL RESPONSABILE PER LA SPEDIZIONE TECNICA
Ing. Francesco Orsi

INPIANTO ANTINCENDIO - Rete idrica antincendio piano seminterrato

VALICOLA		PE.IA1.P1.
ADDETTAMENTO		Scala 1:30